


PARTER


WC DLA
NIEPEŁNOSPRAWNYCH

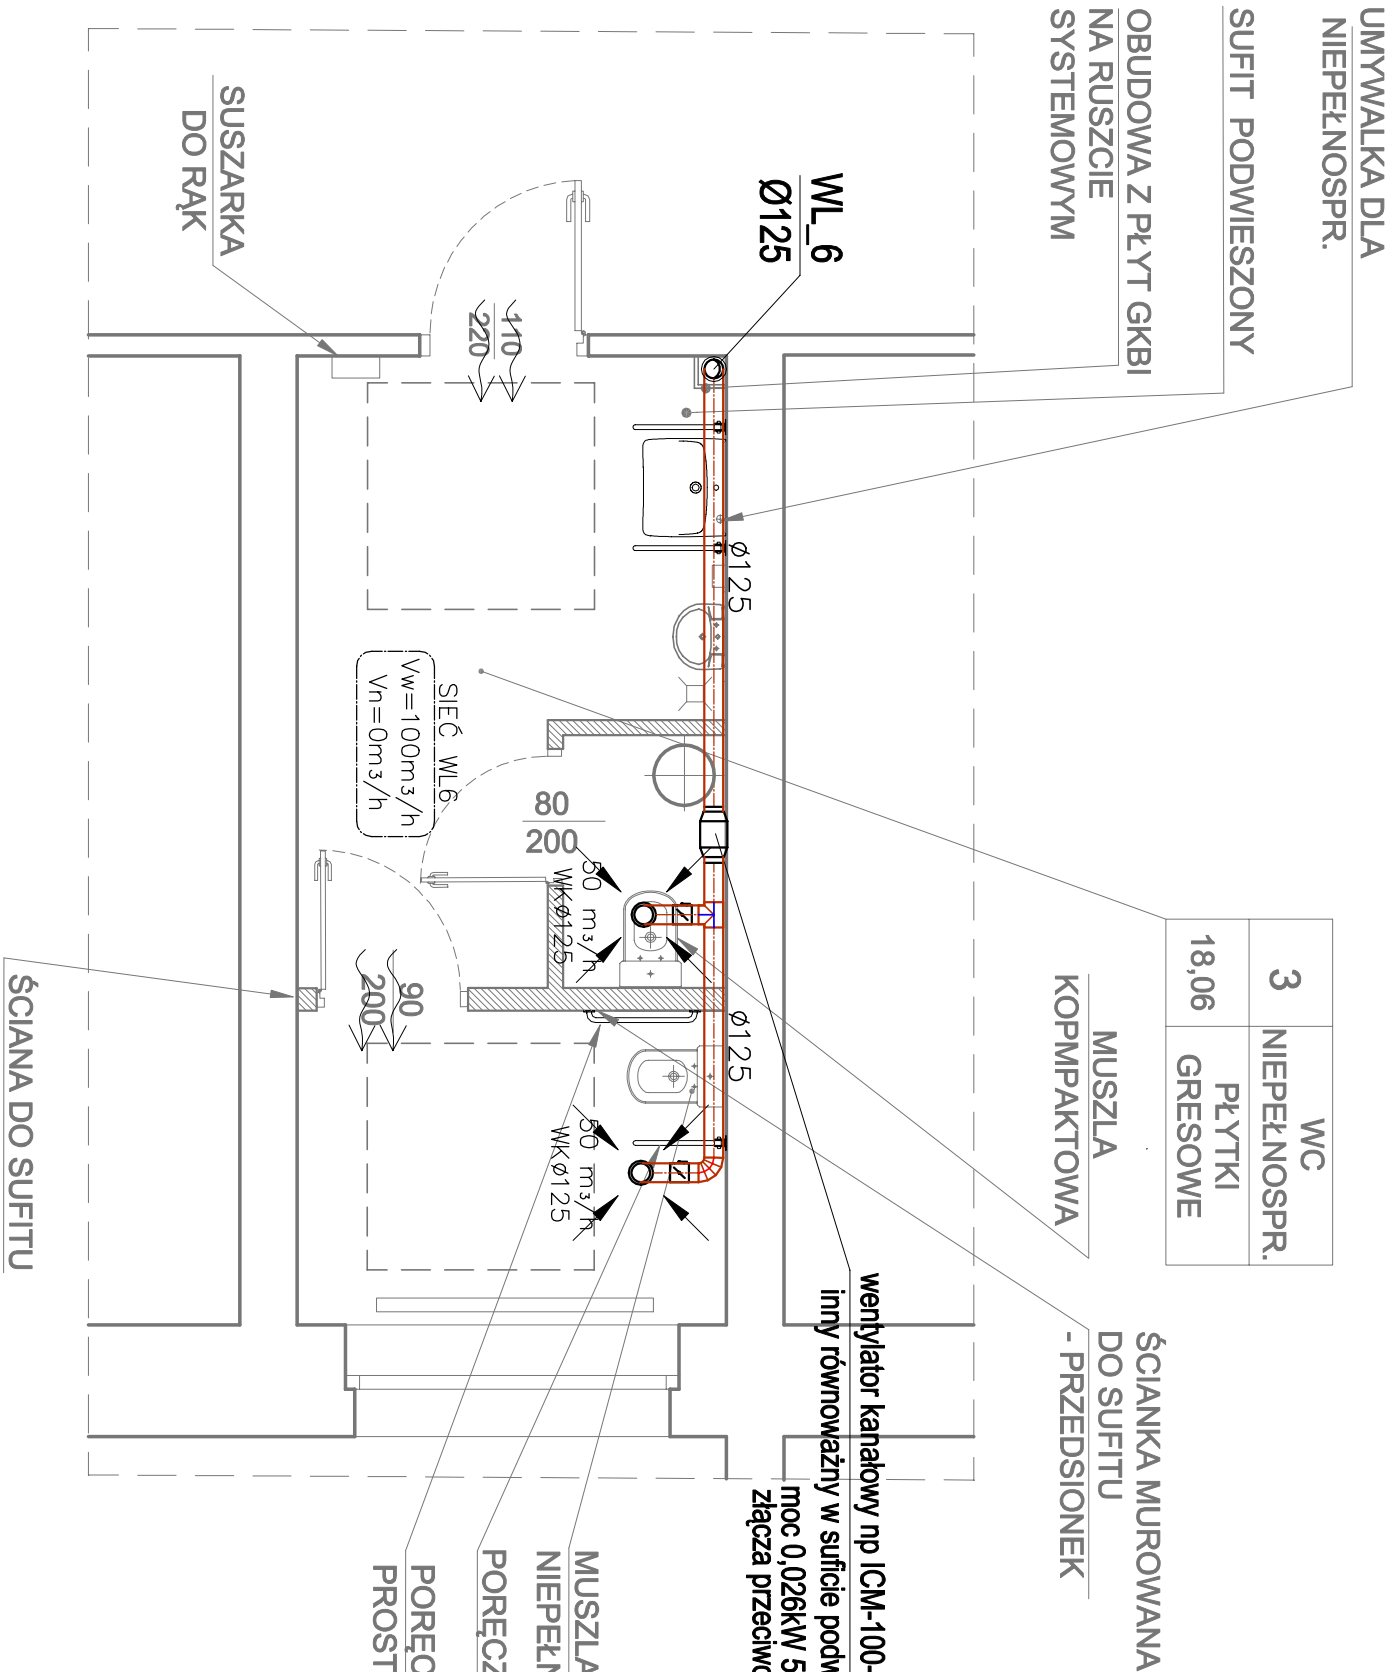

RZUT 1:50

LEGENDA

- symbol instalacji, średnica pionu
- instalacja wentylacji wywiewnej łazienek (WL)
- instalacja wentylacji wywiewnej szatni (WS)
- zawór wentylacyjny usytuowany w sufitcie podwieszonym
- przepustnica ręczna
- grawitacyjny transfer powietrza (drzwi wyposażać w otwory o powierzchni czynnej min. 220cm²)

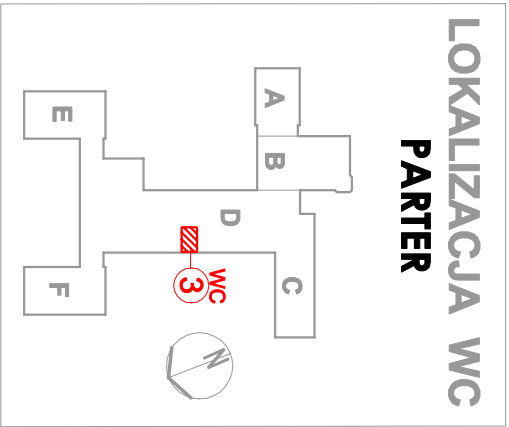

D S W P R O J E K T S P. Z O. O. adres: ul. Św. Barbary 14/36, 41-516 Chorzów e-mail: dsw@dswprojekt.pl telefon: 736 249 068 strona: dswprojekt.pl			TEMAT RYSUNKU: RZUT WC 3 PARTER		
TEMAT: OPRACOWANIE DOKUMENTACJI PROJEKTOWEJ PRZEBUDOWY POMIESZCZEŃ SANITARNYCH W BUDYNKU ZESPOŁU SZKÓŁ CHEMICZNO - MEDYCZNYCH I OGÓLNOKSZTAŁCĄCYCH W TARNOWSKICH GÓRACH			INSTALACJA WENTYLACJI MECHANICZNEJ		
OBIEKT: BUDYNEK ZESPOŁU SZKÓŁ CHEMICZNO - MEDYCZNYCH I OGÓLNOKSZTAŁCĄCYCH W TARNOWSKICH GÓRACH, PRZY UL. OPOLSKIEJ 26			FAZA: PROJEKT TECHNICZNY		
INWESTOR: POWIAT TARNOGÓRSKI UL. KARŁUSZOWIEC 5, 42-600 TARNOWSKIE GÓRY			DATA: CZERWIEC 2022		
PROJEKTANCI: mgr inż. WOJCIECH BLAK mgr inż. MAŁGORZATA BIELECKA mgr inż. MICHAŁ BARAŃ			NR RYS.: S-10		
			SKALA: 1:50		
			NR STR.:		